


-MIEJSCA USYTUOWANIA OTWORÓW

RZUT PARTERU segm. A

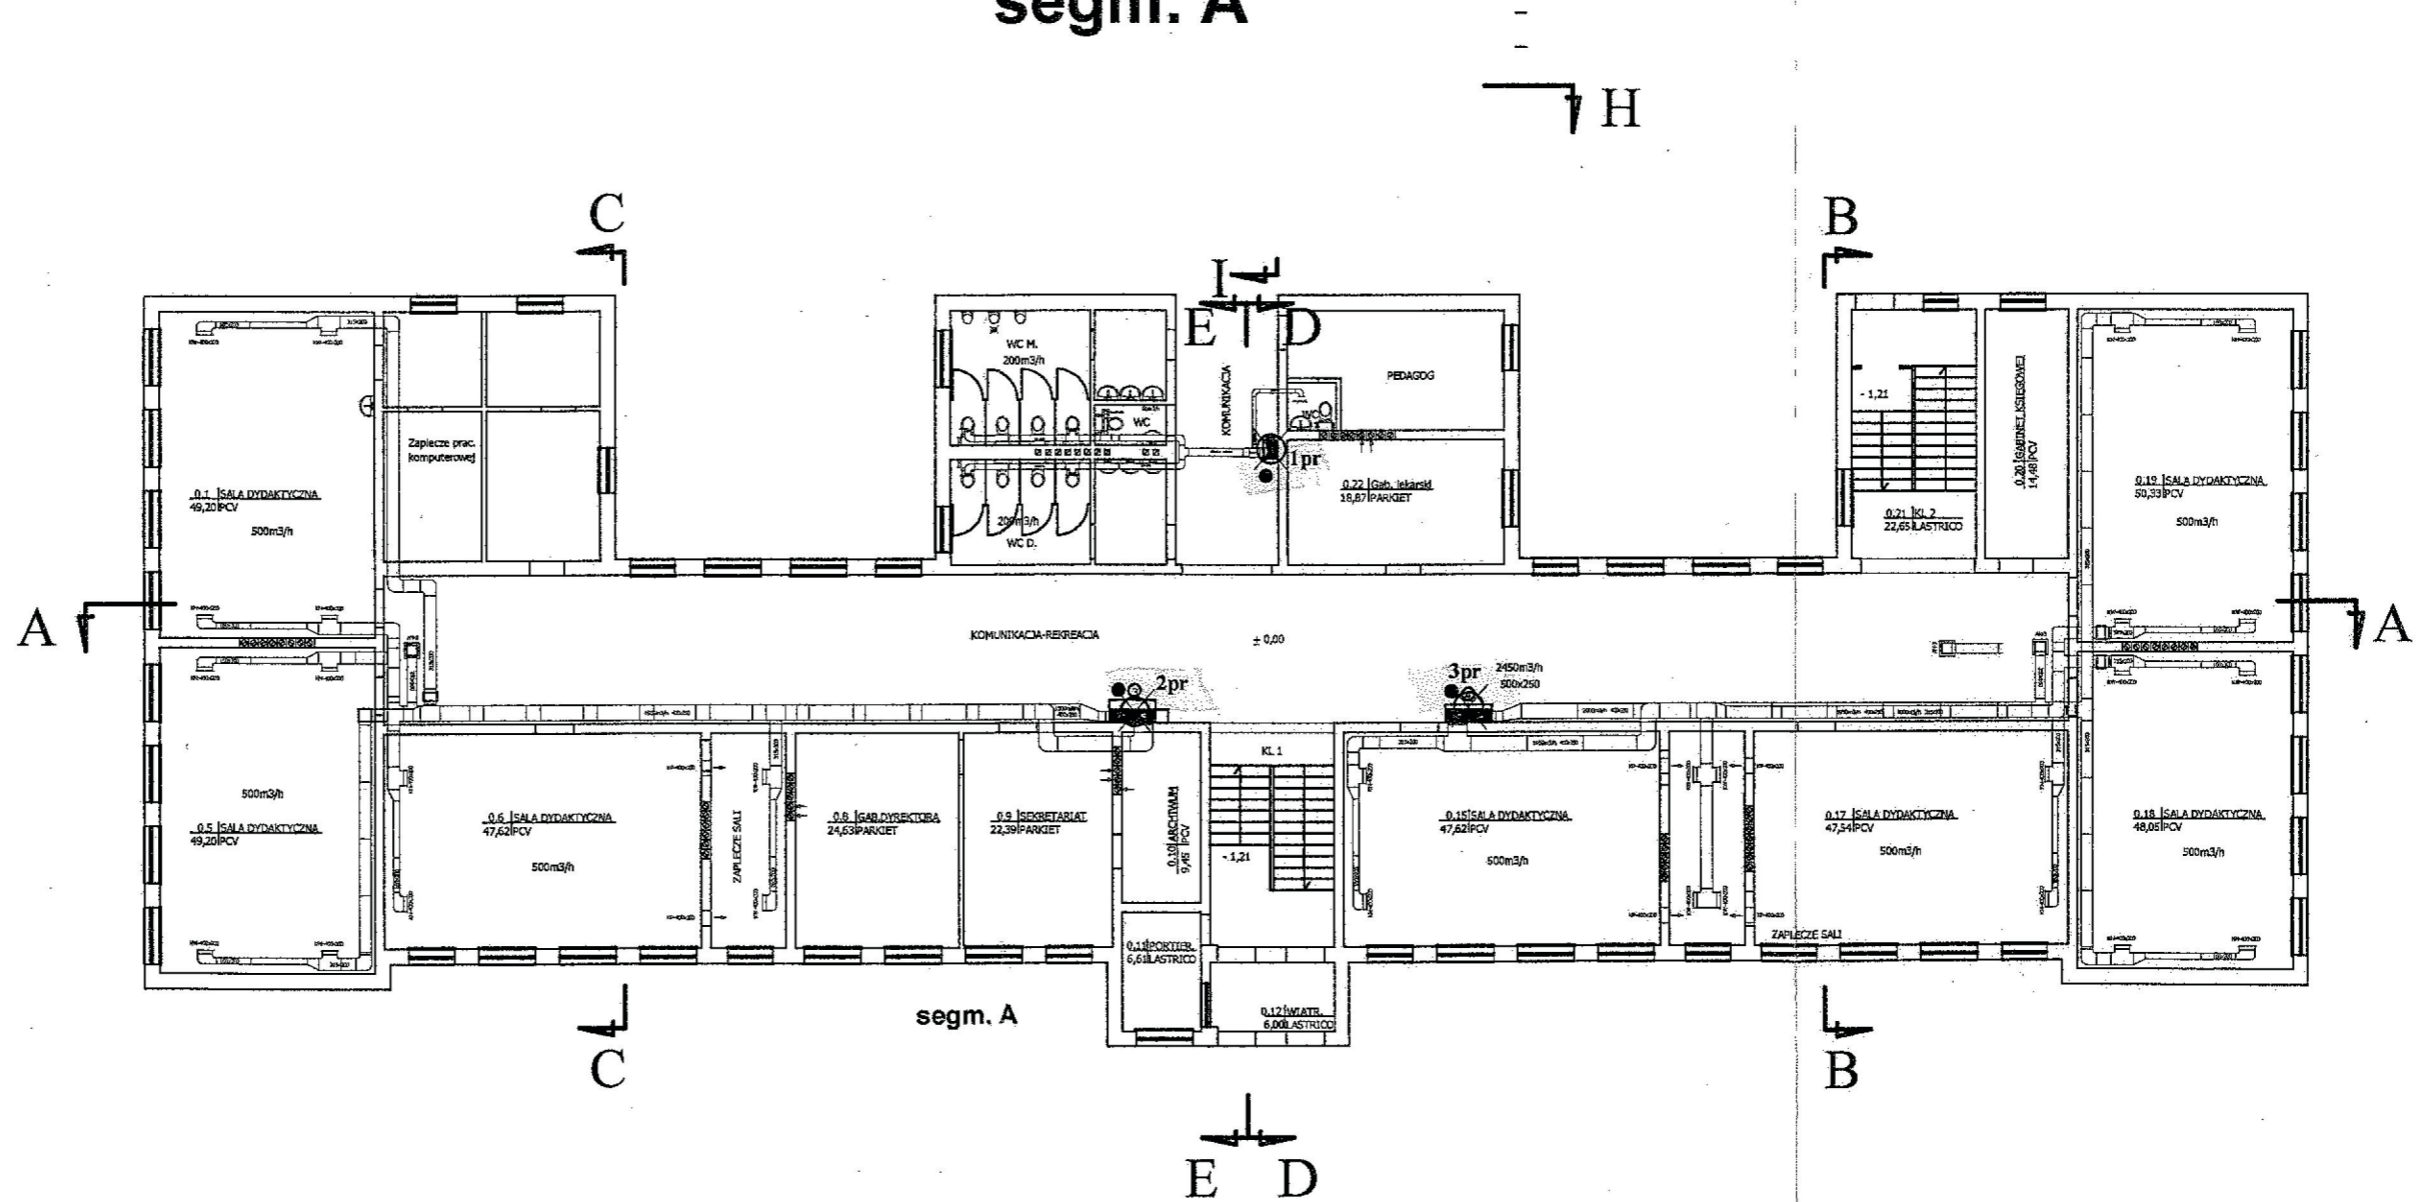

⊗ ● miejsce usytuowania otworu oraz numer otworu
 1pr
 2pr
 3pr

"DOM-ECO"		SPÓŁKA Z O.O.	
Główny Zespół Szkół w Michalowie		Białystok, ul. Dąbrowskiego 28	
OBIEKT: Projekt techniczny instalacji wentylacyjnej		INWESTOR: Urząd Miejski w Michalowie	
Projektant		SKALA: 1:100	
Opracował		NR projektu: PW4-1-2016/2	
Kreślił		STADIUM: P.K.	
Sprawdził		PROJEKTANT TECHNOLOGII:	
		GŁÓWNY PROJ.:	